




DECLIVIDADE MÍNIMA DA TUBULAÇÃO	
Ø menor de 100 mm	2%
Ø maior ou igual a 100 mm	1%

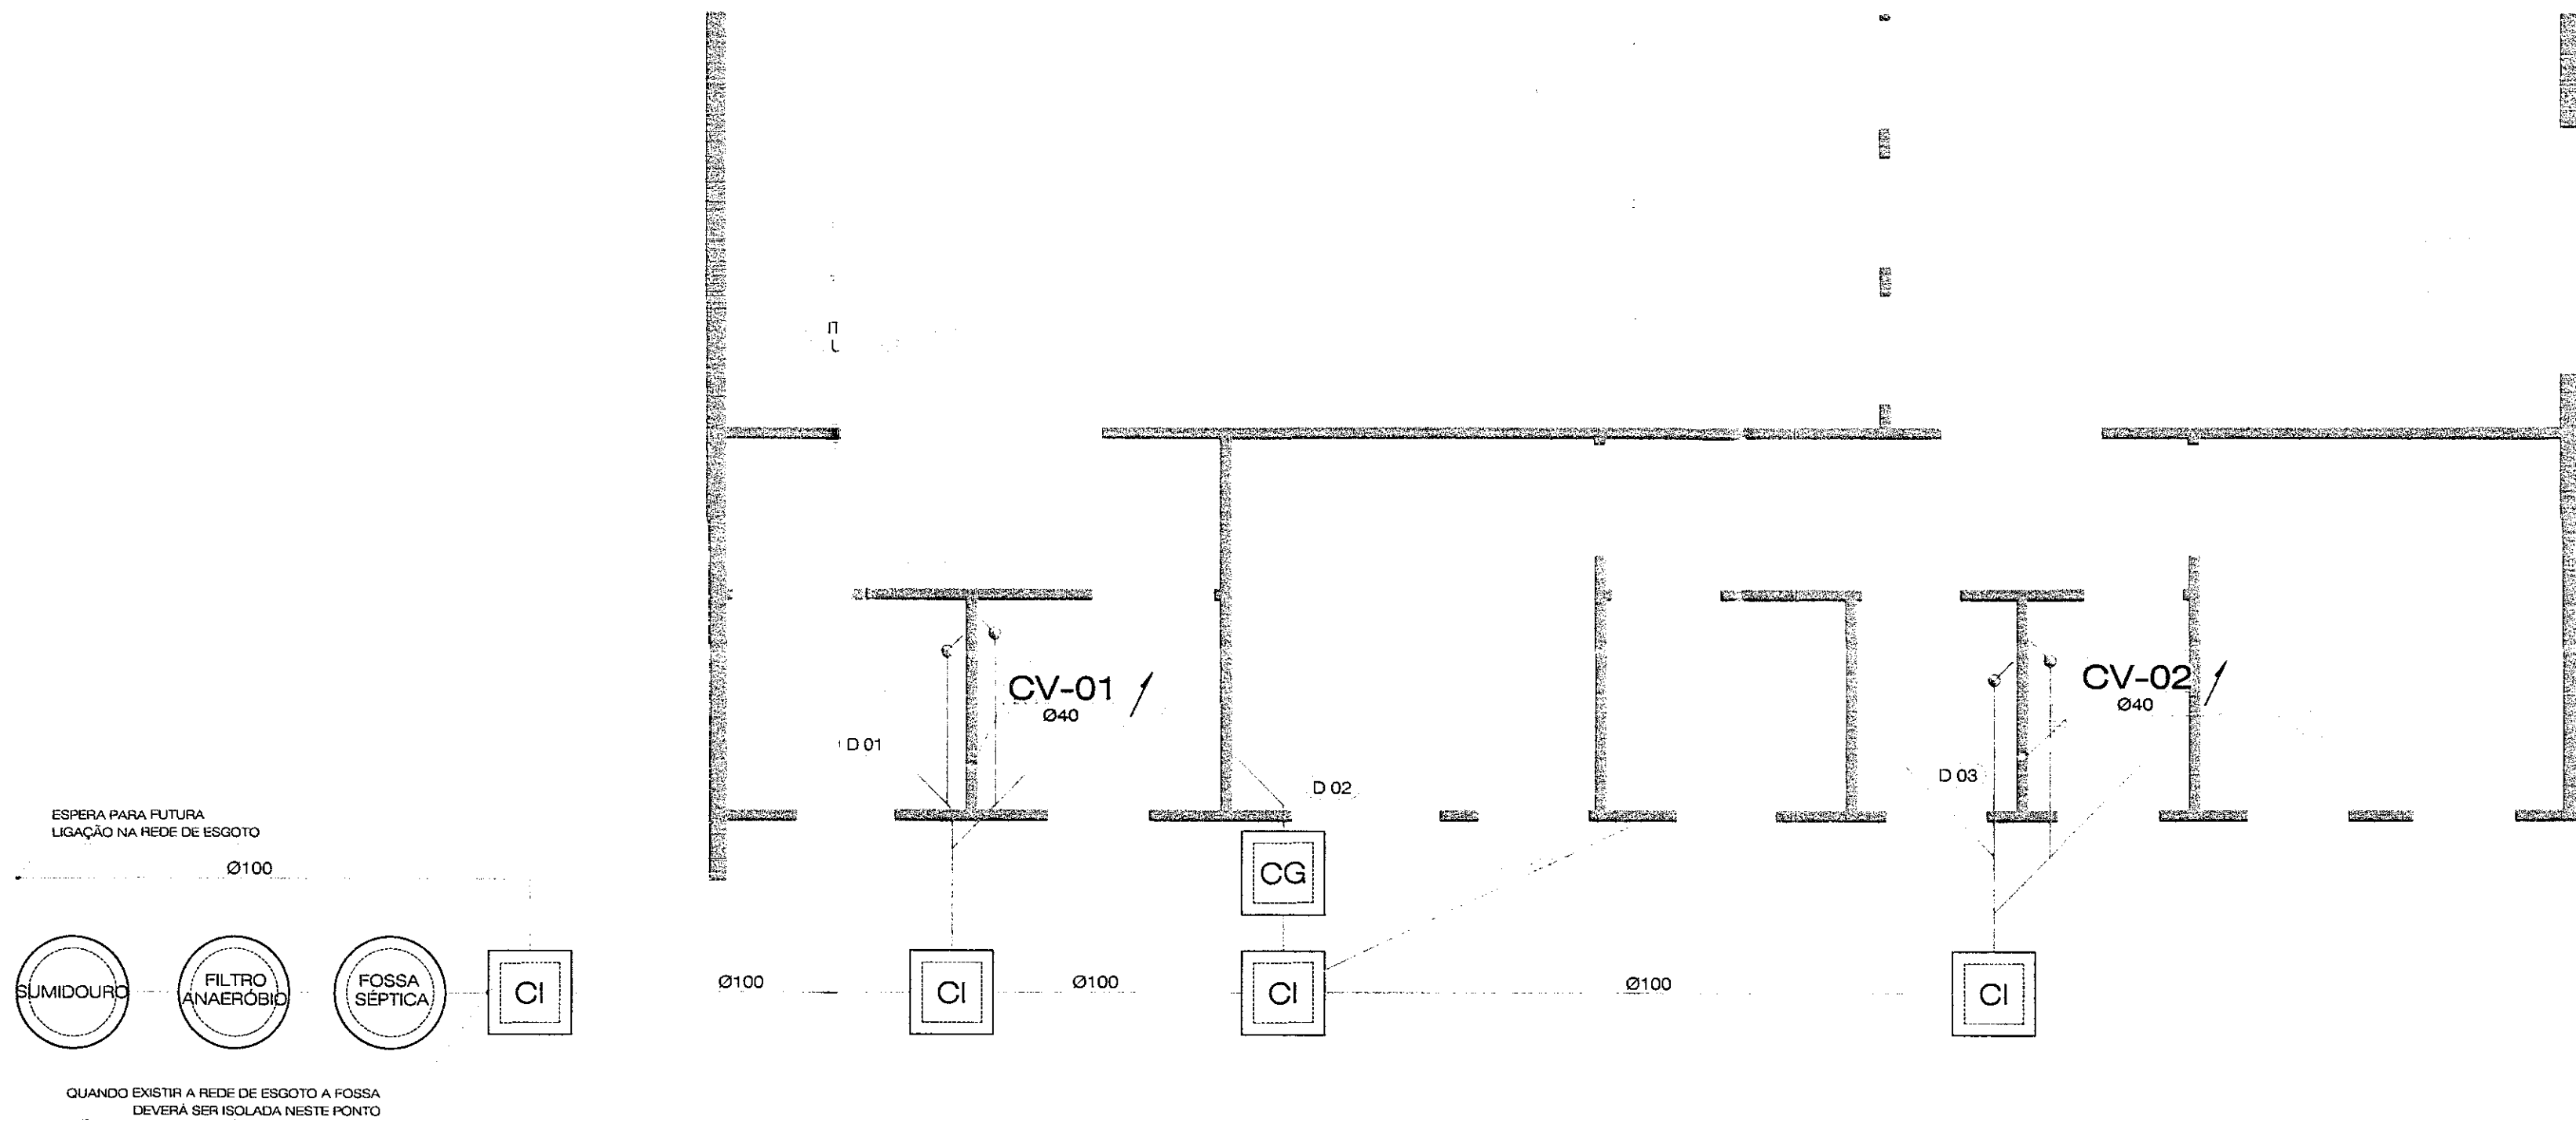


01 PLANTA TÉRREO
ESCALA 1:50

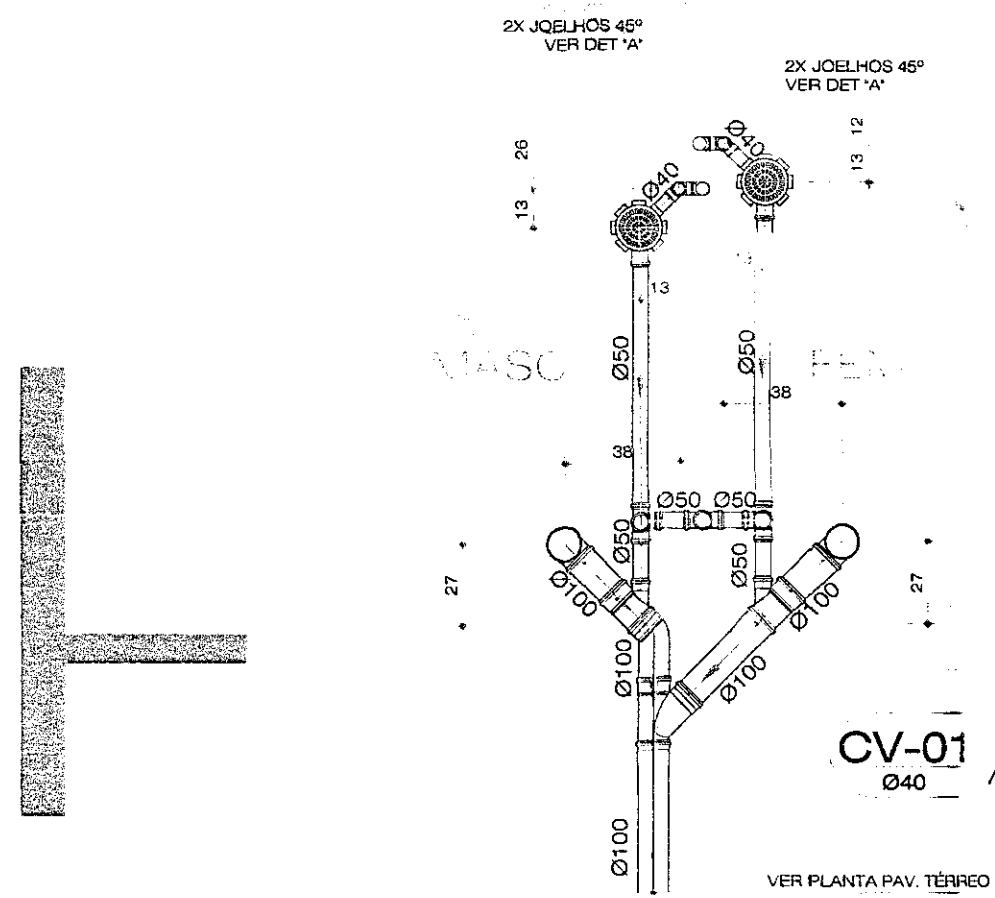

02 D 01
ESCALA 1:25

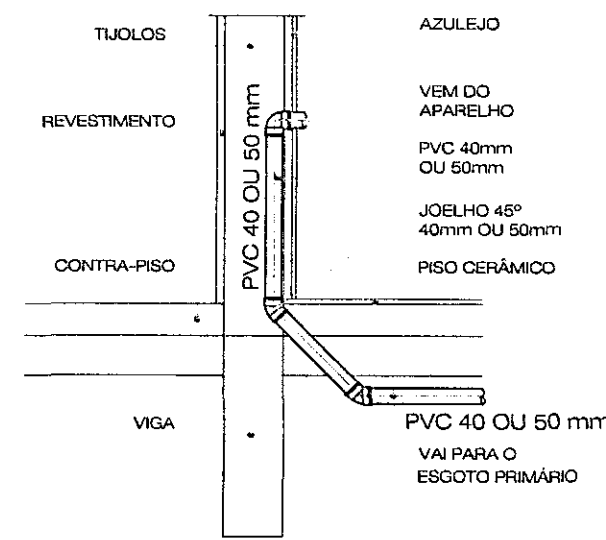

03 D 02
ESCALA 1:25

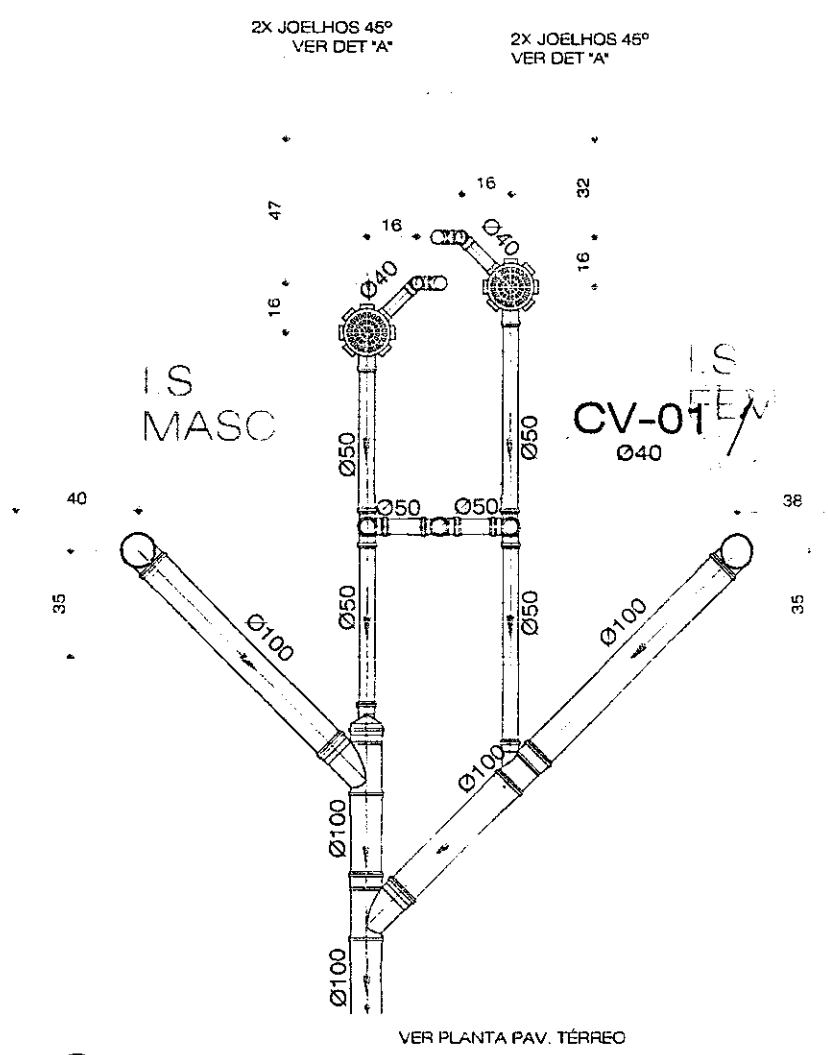

05 D 03
ESCALA 1:25

TG-0 TUBO DE GORDURA DE ESGOTO
TQ-0 TUBO DE QUEDA DE ESGOTO
CV-0 COLUNA DE VENTILAÇÃO DE ESGOTO

CAIXA DE INSPEÇÃO ESGOTO
CAIXA DE GORDURA ESGOTO

ESGOTO
VENTILAÇÃO DE ESGOTO

IDENTIFICAÇÃO E NÚMERO DA COLUNA

XX-0 / ØXX

COLUNA QUE SOBE

DIÂMETRO NOMINAL DA COLUNA (em mm)

IDENTIFICAÇÃO E NÚMERO DA COLUNA

XX-0 / ØXX

COLUNA QUE PASSA

DIÂMETRO NOMINAL DA COLUNA (em mm)

IDENTIFICAÇÃO E NÚMERO DA COLUNA

XX-0 / ØXX

COLUNA QUE DESCE

DIÂMETRO NOMINAL DA COLUNA (em mm)

REVISÃO	DATA	CONTEÚDO	RESPONSÁVEL
04			
03			
02			
01			
00	02/05/2013	EMIÇÃO FINAL - PROJETO EXECUTIVO	ANDRÉ DEBIASIO

NOTAS

OS NÍVEIS INDICADOS ESTÃO EM METROS, DEMAIS DIMENSÕES ESTÃO EM CENTÍMETROS, SALVO QUANDO ESPECIFICADAS.

CONFERIR EM OBRA AS DIMENSÕES DETERMINADAS NO PROJETO ARQUITETÔNICO. QUALQUER MODIFICAÇÃO A SER EFETUADA NESTE PROJETO REQUER CONSULTA PRÉVIA A ESTE ESCRITÓRIO.

OS DESENHOS SÃO INDICATIVOS DO SISTEMA E DO ASPECTO FINAL DESEJADO, A ESTABILIDADE E O PERFEITO FUNCIONAMENTO SÃO DE INTEIRA RESPONSABILIDADE DOS EXECUTORES.

ESTE PROJETO NÃO SE RESPONSABILIZA PELOS ASPECTOS RELATIVOS A PROJETOS COMPLEMENTARES - OS MATERIAIS E PROCEDIMENTOS CONSTRUTIVOS UTILIZADOS NA OBRA, DEVERÃO SEGUIR TODAS AS ESPECIFICAÇÕES TÉCNICAS INDICADAS PELOS ÓRGÃOS DE NORMATIZAÇÃO APROPRIADOS, SOB A ORIENTAÇÃO DE FORNECEDORES.

PROPRIETÁRIO CLIENTE
TRE - TRIBUNAL REGIONAL ELEITORAL - RESERVA

LOCALIZAÇÃO
RUA C.S. S/Nº - LOTEAMENTO BOA VISTA - RESERVA - PR

PROJETO
PROJETO EXECUTIVO

PROPRIETÁRIO CLIENTE
TRE - TRIBUNAL REGIONAL ELEITORAL DO PARANÁ
CNPJ 03.985.113/0001-81

RESPONSÁVEL TÉCNICO
ENGRº THIAGO AUGUSTO L. C. NÉIA
CREA PR 1.02.7942
ARQº ELIANE BLANCO LOPES
CAU 132952-3

DESENHO
DÉBORA

REVISÃO
ANDRÉ LUIZ DEBIASIO

ESPECIFICAÇÃO
PLANTA BAIXA E DETALHES

ART. CORRESPONDENTE
ART. CORRESPONDENTE

DATA
JAN-13

ESCALA
INDICADA

PRONÓIA
001