



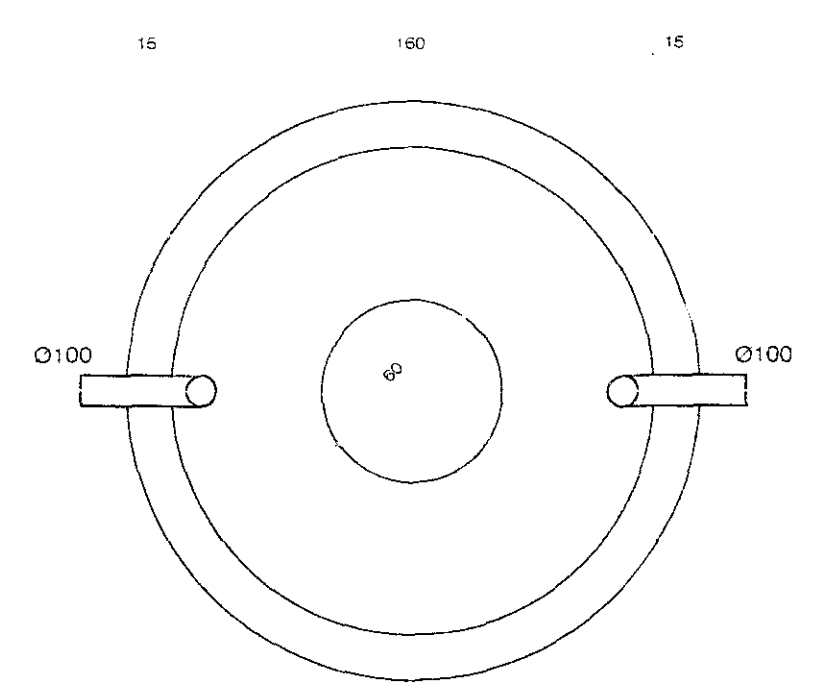


PLANTA BAIXA


06 TANQUE SÉPTICO
ESCALA 1:25

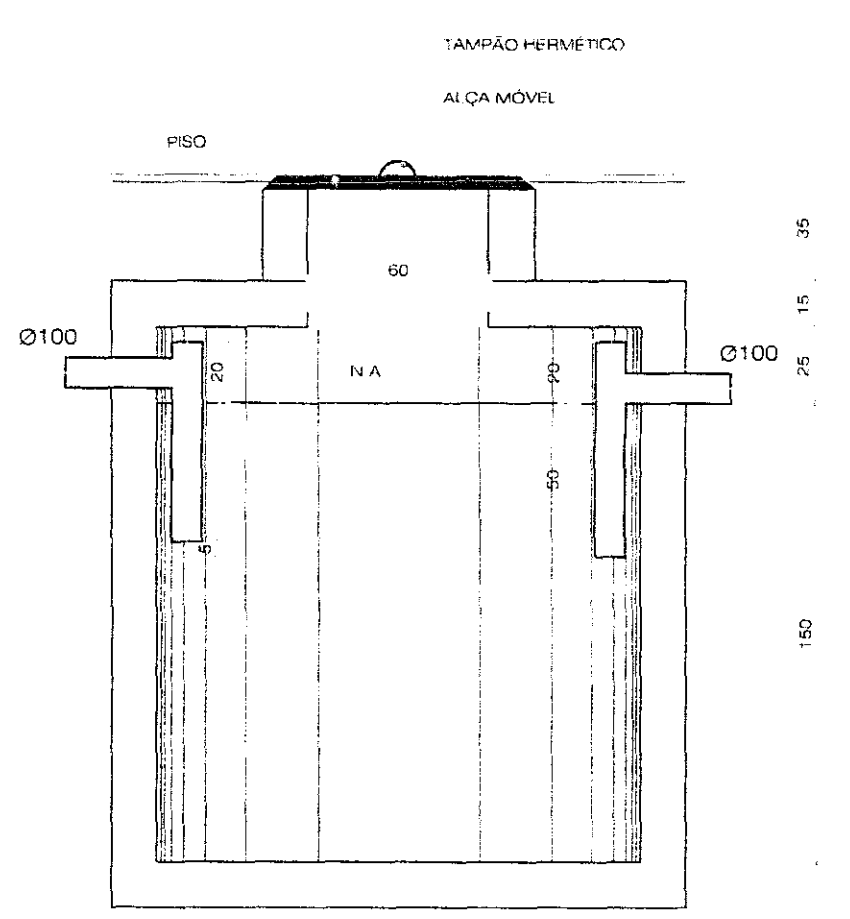

CORTE

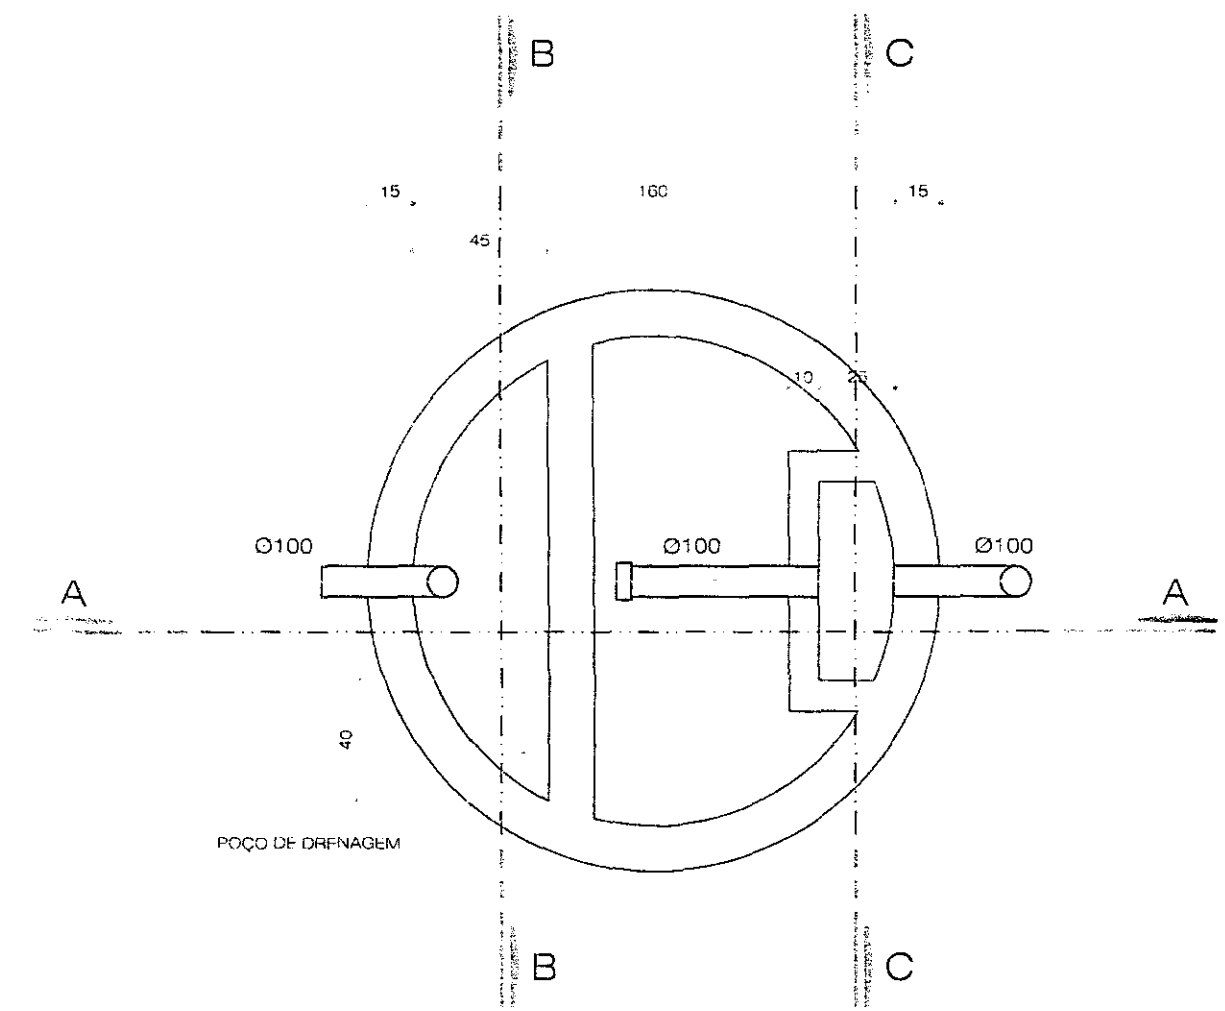


PLANTA BAIXA

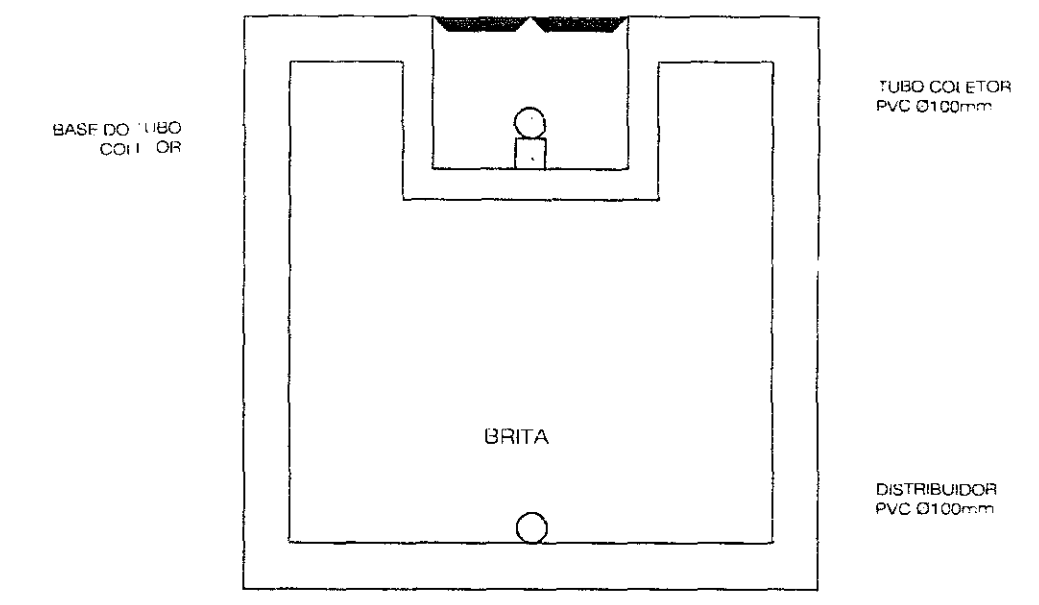


CORTE C

- TG-0 TUBO DE GORDURA DE ESGOTO
TQ-0 TUBO DE QUEDA DE ESGOTO
CV-0 COLUNA DE VENTILAÇÃO DE ESGOTO
- IDENTIFICAÇÃO E NÚMERO DA COLUNA
XX-0 / COLUNA QUE SOBE
ØXX
DIÂMETRO NOMINAL DA COLUNA (em mm)
- IDENTIFICAÇÃO E NÚMERO DA COLUNA
XX-0 / COLUNA QUE PASSA
ØXX
DIÂMETRO NOMINAL DA COLUNA (em mm)
- IDENTIFICAÇÃO E NÚMERO DA COLUNA
XX-0 / COLUNA QUE DESCE
ØXX
DIÂMETRO NOMINAL DA COLUNA (em mm)
- CAIXA DE INSPEÇÃO ESGOTO
CAIXA DE GORDURA ESGOTO
- ESGOTO
VENTILAÇÃO DE ESGOTO
- TUBO COLETOR PVC Ø100mm
DISTRIBUIDOR PVC Ø100mm

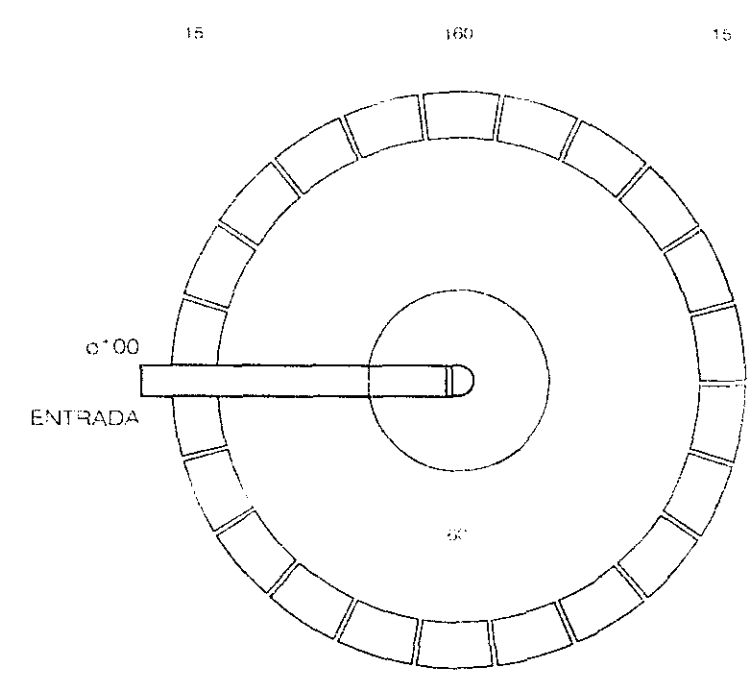


PLANTA BAIXA


07 SUMIDOURO
ESCALA 1:25

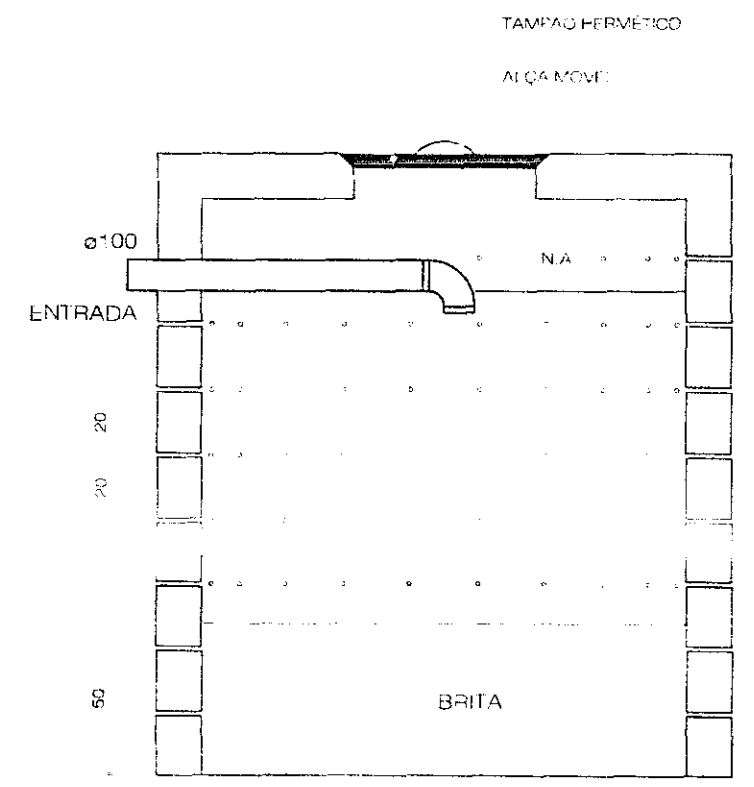

CORTE

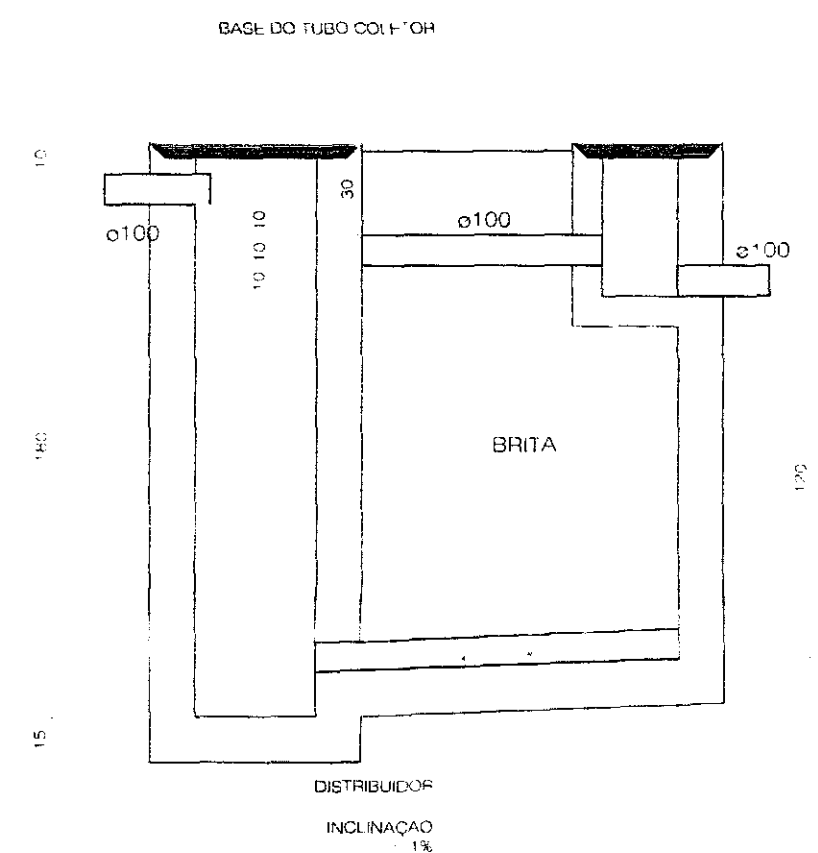


CORTE A

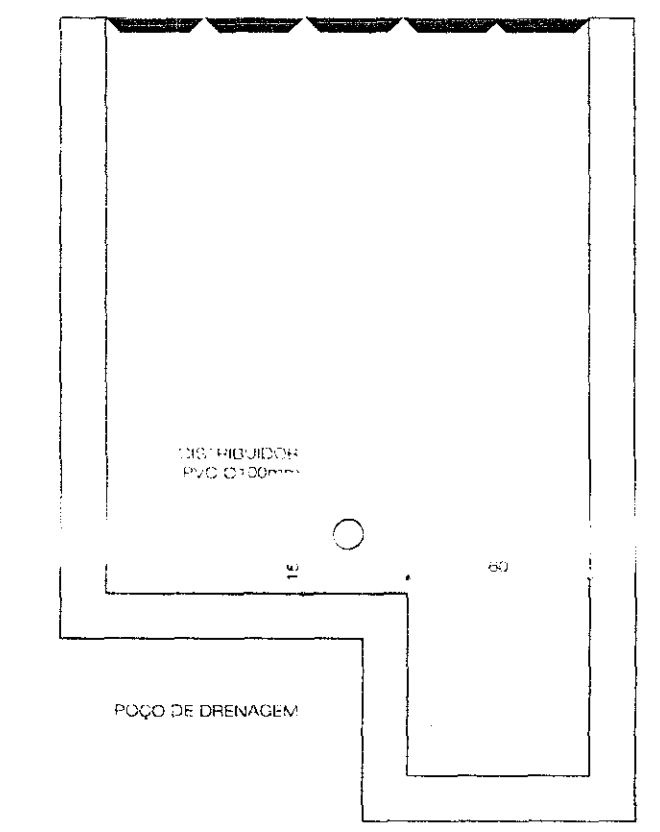


CORTE B

08 FILTRO ANAERÓBIO
ESCALA 1:25

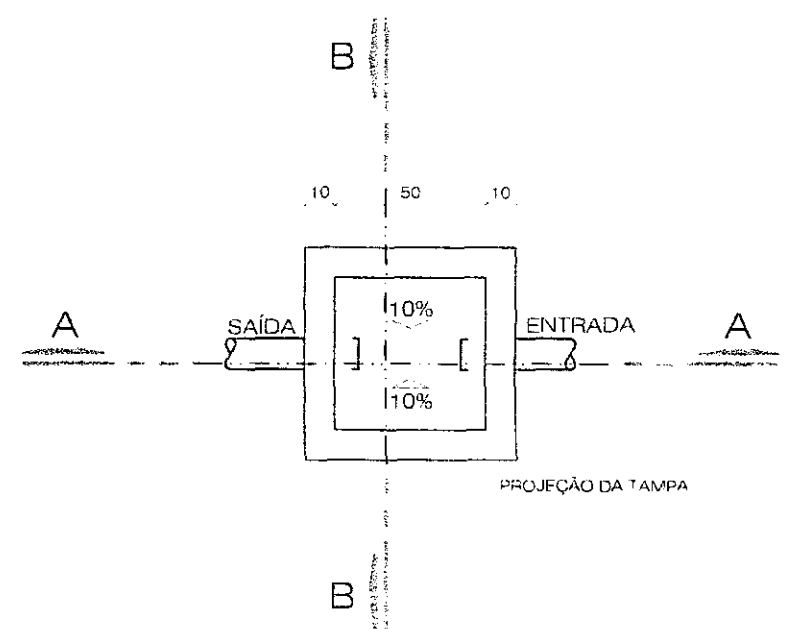


PLANTA BAIXA


09 DET. CAIXA DE INSPEÇÃO - ESGOTO
ESCALA 1:25

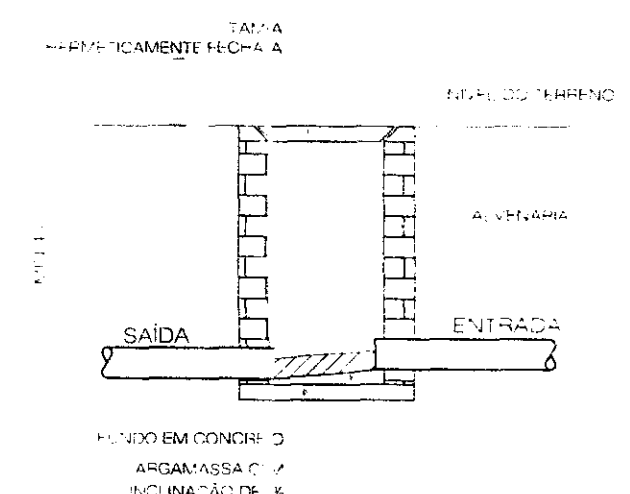

CORTE AA'

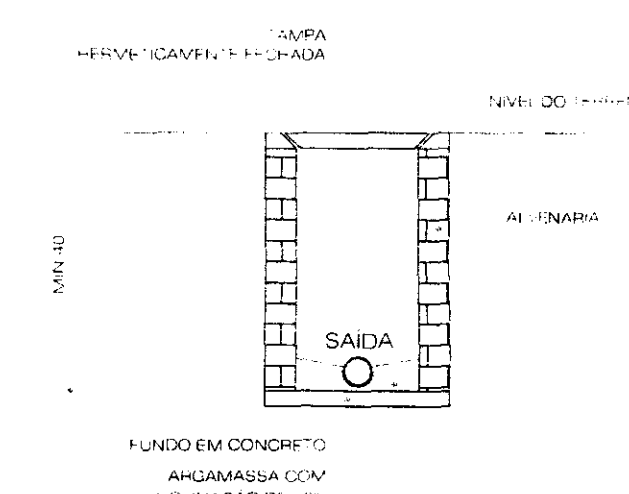


CORTE BB'

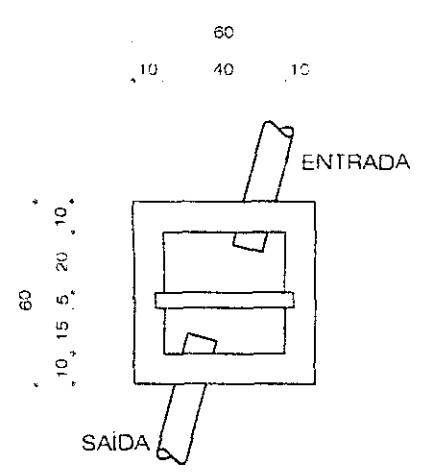

PLANTA BAIXA

10 DET. CAIXA DE GORGURA - ESGOTO
ESCALA 1:25

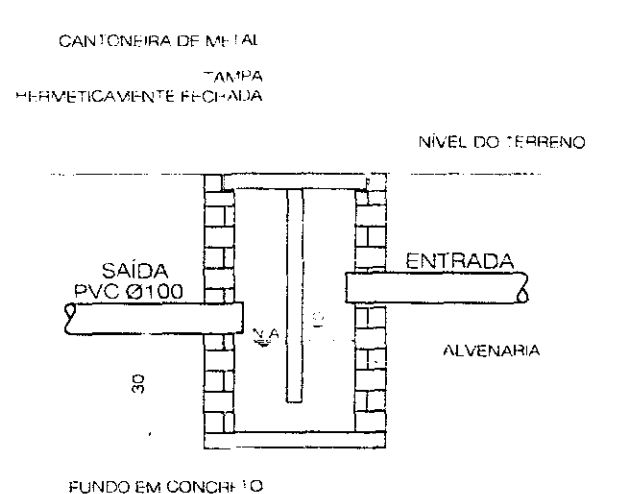

CORTE

04			
03			
02			
01			
00	02/05/2013	EMIÇÃO FINAL - PROJETO EXECUTIVO	ANDRÉ DEBIASIO
REVISÃO	DATA	CONTÉUDO	RESPONSÁVEL

NOTAS

- OS NÍVEIS INDICADOS ESTÃO EM METROS, DE MAIS DIMENSÕES ESTÃO EM CENTÍMETROS, SALVO QUANDO ESPECIFICADAS
- CONFERIR EM OBRA AS DIMENSÕES DETERMINADAS NO PROJETO ARQUITETÔNICO. QUALQUER MODIFICAÇÃO A SER EFETUADA NESTE PROJETO REQUER CONSULTA PREVIA A ESTE ESCRITÓRIO
- OS DESENHOS SÃO INDICATIVOS DO SISTEMA E DO ASPECTO FINAL DESEJADO, A ESTABILIDADE E O PERFEITO FUNCIONAMENTO SÃO DE INTEIRA RESPONSABILIDADE DOS EXECUTORES
- ESTE PROJETO NÃO SE RESPONSABILIZA PELOS ASPECTOS RELATIVOS A PROJETOS COMPLEMENTARES
- OS MATERIAIS E PROCEDIMENTOS CONSTRUCTIVOS UTILIZADOS NA OBRA, DEVERÃO SEGUIR TODAS AS ESPECIFICAÇÕES TÉCNICAS INDICADAS PELOS ÓRGÃOS DE NORMATIZAÇÃO APROPRIADOS, SOB A ORIENTAÇÃO DE FORNECEDORES

PROJETO EXECUTIVO

TRF - TRIBUNAL REGIONAL ELEITORAL - PARAISO DO NORTE

EDIFICAÇÃO EM ALVENARIA ESTRUTURADA EM CONCRETO ARMADO

AV. FABRICIANA, 86 - CENTRO - PARAISO DO NORTE - PR

CEP: 87.780-000

PROJETO EXECUTIVO

Nº DO PROJETO: 0102-07

PROJETO EXECUTIVO

TRF - TRIBUNAL REGIONAL ELEITORAL DO PARANÁ

CNPJ 03.985.113/0001-81

RESPONSÁVEL TÉCNICO

ART CORRESPONDENTE

ART CORRESPONDENTE

DATA

JAN-13

ESCALA

INDICADA

DETALHES FOSSA, FILTRO E SUMIDOURO

002

60